


REPERE	DESIGNATION	MARQUES	REFERENCE	RACCORDEMENT ET HAUTEUR	SYMBOLE
301	- WC suspendu PMR - Bâti-support - Plaque de commande - Abattant	- SANINDUSA - NICOLL - PRECOB - SAMP	- 103042004 - WBSA2R - PRECEB - 9500219	HT: 450MM	
302	- Laveur - robinet d'uitoire - Tube d'alimentation	- SANINDUSA - PRESTO - PRESTO	- 108650 - 38338 - 80564	HT: 850MM	
303	- Lave-vaiss - Mitigeur - Bonne de lavabo - Siphon	- PROCHER - PRESTO - WIRQUIN - WIRQUIN	- E880101 - 68400 - 30724255 - 30723136	HT: 850MM	
304	- Vasque - Mitigeur - Bonne - Siphon	- SANINDUSA - PRESTO - WIRQUIN - WIRQUIN	- 108370004 - 68400 - 30724255 - 30723136	HT: 850MM	
305	- Lavebo PMR - Mitigeur - Bonne - Siphon	- SANINDUSA - PRESTO - WIRQUIN - WIRQUIN	- 10298200004 - 68400 - 30724255 - 30723136	HT: 850MM	
306	- Timbre d'effice - Mitigeur	- GERBERT - PRESTO	- 861360000 - 75722	HT: 850MM	
307	- Lavabo - Mitigeur - Bonne - Siphon	- JACOB DELAFON - PRESTO - WIRQUIN - WIRQUIN	- 1345F - 68400 - 30724255 - 3030723136	HT: 850MM	
308	- Lavabo - Mitigeur - Bonne - Siphon	- JACOB DELAFON - PANI FRANCE - WIRQUIN - WIRQUIN	- 1345F - ULCR250C3 - 30724255 - 30723136	HT: 850MM	
309	- Lavabo existant - Mitigeur - Bonne - Siphon	- xxx - PRESTO - WIRQUIN - WIRQUIN	- xxx - 68400 - 30724255 - 30723136	HT: 850MM	
310	- Lavabo - Mitigeur - Bonne - Siphon	- JACOB DELAFON - PRESTO - WIRQUIN - WIRQUIN	- 1345F - 65100 - 30724255 - 30723136	HT: 850MM	
311	- Vidoir - Mitigeur - Siphon	- SANINDUSA - PRESTO - WIRQUIN	- 118694004 - 75722 - 30723115	HT: 500MM	
312	- Recouvrement de douche - Colonne de douche - Régulateur - Régulateur thermostatique	- SANINDUSA - PRESTO - NICOLL - PRESTO	- 1075300004D - 27400 - 02053002 - 29006	HT: 1250MM	
313	- Colonne de douche - Régulateur thermostatique	- PRESTO - PRESTO	- 27402 - 29006	HT: 1250MM	
314	- Plonge 2 cuves - Mitigeur	- MODERNA - MODERNA	- 166400 - 70818	HT: 850MM	
315	- Plonge 1 cuve - Mitigeur	- MODERNA - DELABIE	- MODERNA - DELABIE	HT: 850MM	
316	- Ballon ECS 15L	- ATLANTIC	- 325216		
317	- Ballon ECS 200L - Ballon ECS 300L	- ATLANTIC	- 154317 - 154318		
319	- Ballon ECS 500L	- ATLANTIC	- 022826		
	- WC existant - Barre PMR - Robinetterie WC	- PRESTO - VALVULAS ARCO	- 60581 - DE741	HT: 450MM	

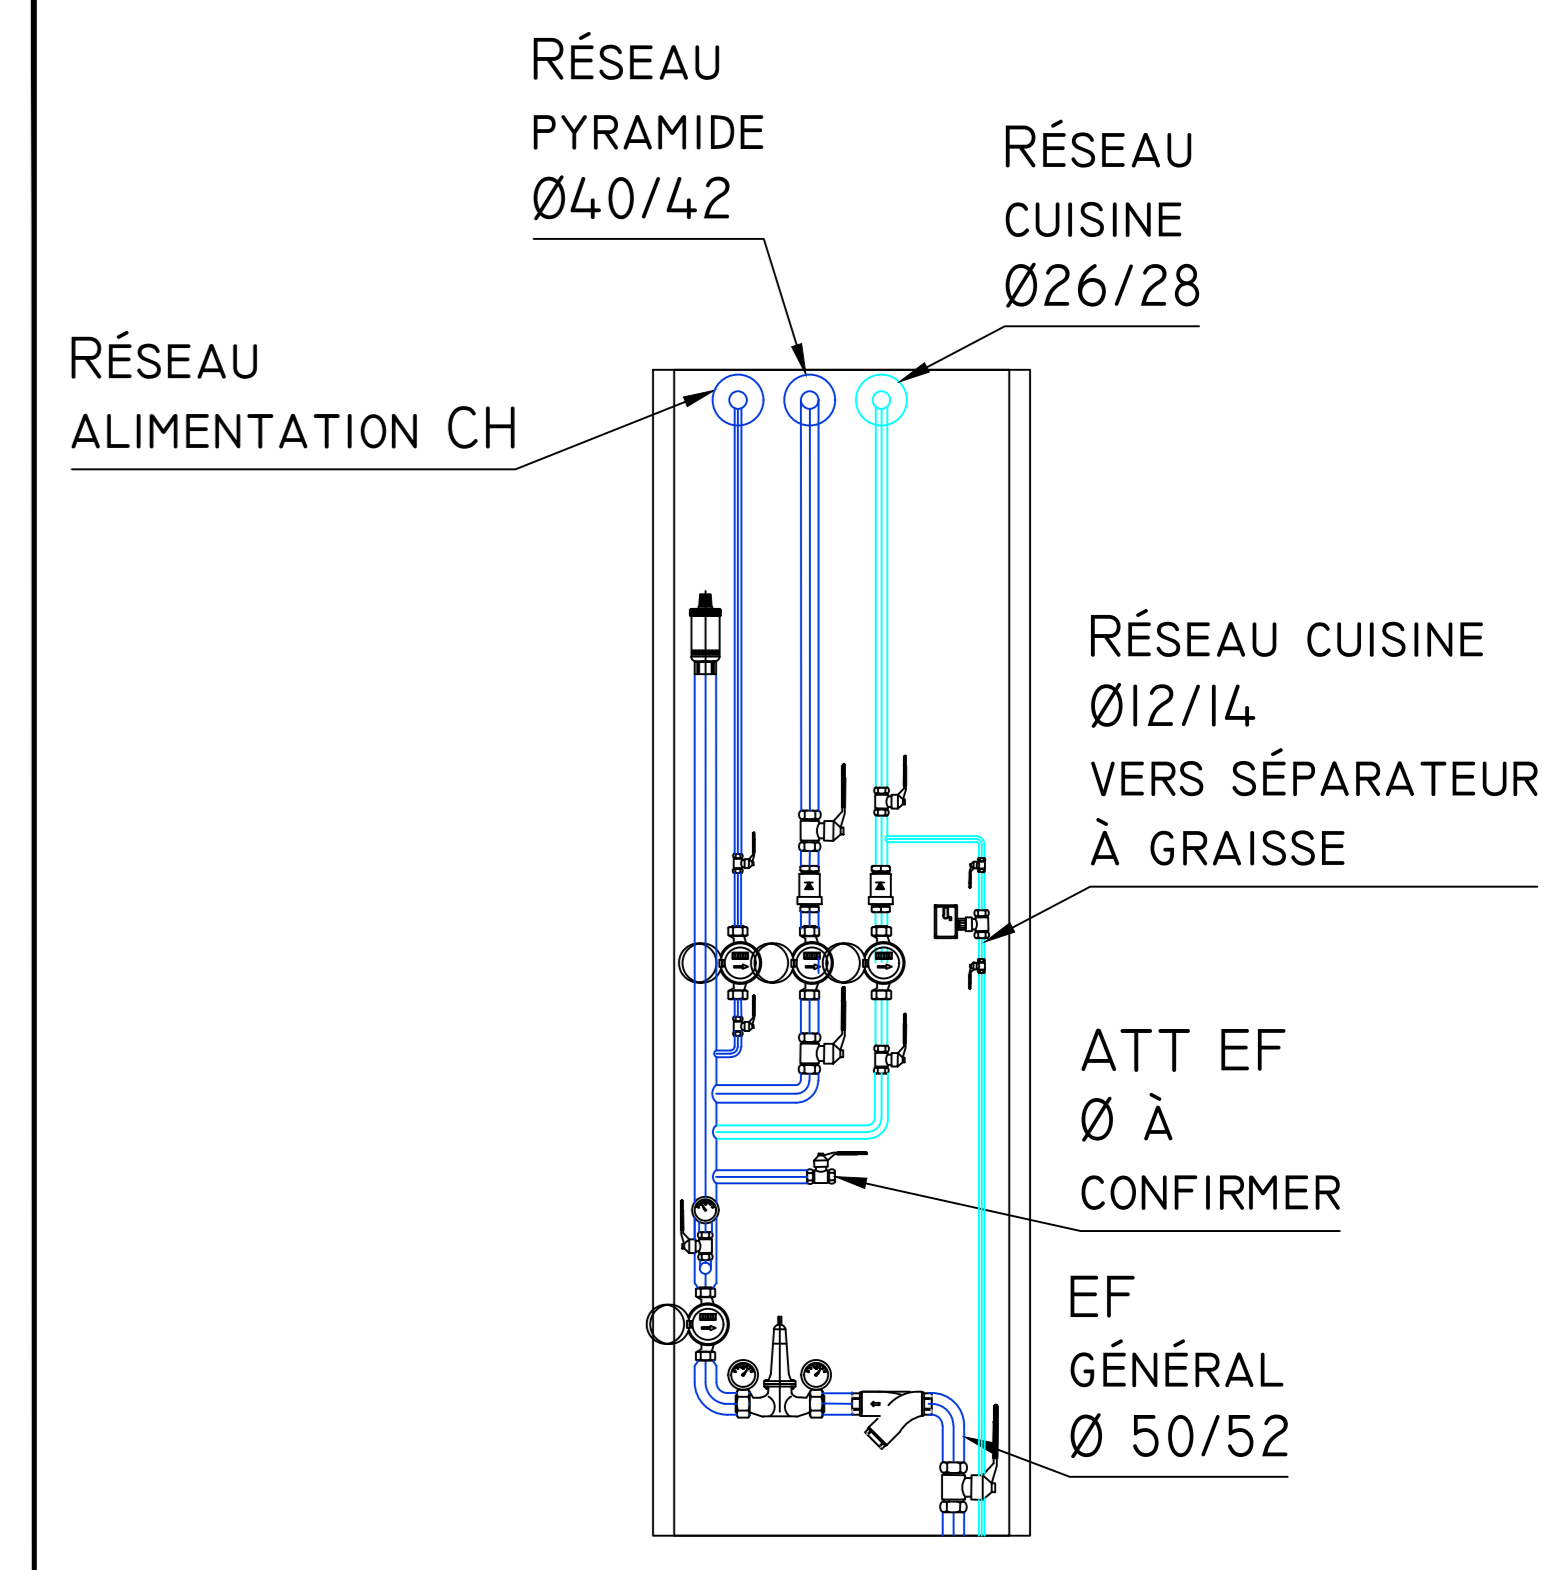

LEGENDE PLOMBERIE-COULAGE	
	RÉSEAU EAU FROIDE - PER DIAMÈTRES SUIVANT INDICATION SUR PLAN
	RÉSEAU EAU MITIGÉE - PER DIAMÈTRES SUIVANT INDICATION SUR PLAN


LEGENDE PLOMBERIE	
	RÉSEAU EAU FROIDE - EN FAUX PLAFOND DIAMÈTRES SUIVANT INDICATION SUR PLAN PNEC PRESSION POUR Ø > Ø20 / COUVE POUR Ø < Ø2
	RÉSEAU EAU FROIDE - EN PLINTE DIAMÈTRES SUIVANT INDICATION SUR PLAN
	RÉSEAU EAU FROIDE CUISINE - EN FAUX PLAFOND DIAMÈTRES SUIVANT INDICATION SUR PLAN PNEC PRESSION POUR Ø > Ø20 / COUVE POUR Ø < Ø2
	RÉSEAU EAU FROIDE CUISINE - EN PLINTE DIAMÈTRES SUIVANT INDICATION SUR PLAN
	RÉSEAU EAU CHAUDE - EN FAUX PLAFOND DIAMÈTRES SUIVANT INDICATION SUR PLAN
	RÉSEAU EAU CHAUDE - EN PLINTE DIAMÈTRES SUIVANT INDICATION SUR PLAN
	RÉSEAU EAU MITIGÉE - EN FAUX PLAFOND DIAMÈTRES SUIVANT INDICATION SUR PLAN
	RÉSEAU EAU MITIGÉE - EN PLINTE DIAMÈTRES SUIVANT INDICATION SUR PLAN
	RÉSEAU EAU LIÉE - EN FAUX PLAFOND DIAMÈTRES SUIVANT INDICATION SUR PLAN
	RÉSEAU EAU LIÉE - EN PLINTE DIAMÈTRES SUIVANT INDICATION SUR PLAN
	RÉSEAU EAU VANNE - EN FAUX PLAFOND DIAMÈTRES SUIVANT INDICATION SUR PLAN
	RÉSEAU EAU VANNE - EN PLINTE DIAMÈTRES SUIVANT INDICATION SUR PLAN

3/16 - BLANC PMR  
 MARQUE: PRESTO  
 RÉF: 60581

DESCENTE EN APPART  
 CHANGEMENT D'ALTIÈTRE

CLASSE 4

NOTA :  
 - Calorifuge type Armaflex 19 mm des réseaux EFS, ECS et BECS cheminant en faux-plafond pour un diamètre inférieur ou 18  
 - Calorifuge type Armaflex 25 mm des réseaux EFS, ECS et BECS cheminant en faux-plafond pour un diamètre inférieur ou 26/28  
 - Calorifuge type Armaflex 32 mm des réseaux EFS, ECS et BECS cheminant en faux-plafond pour un diamètre inférieur ou 30/32  
 - Calorifuge type Armaflex 40 mm des réseaux EFS, ECS et BECS cheminant en faux-plafond pour un diamètre supérieur ou 30/32

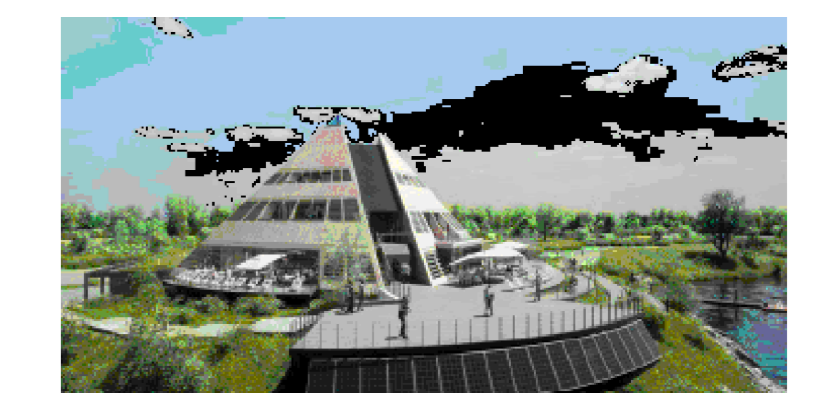

**RESTRUCTURATION DE LA PYRAMIDE**  
LAC DE MAINE  
49000 ANGERS

<b>MAÎTRISE D'OUVRAGE</b> ANGERS LOIRE MÉTROPOLE 12 rue de la République 49000 Angers	<b>ARCHITECTE MANDATAIRE</b> LIONEL VIÉ & ASSOCIÉS 17 rue Voltaire de France 49100 Angers	<b>BUREAU D'ÉTUDES</b> AB INGENIERIE 10 rue de la République 49100 Angers
--	--	--

<b>EIB</b> BOULEVARD DE L'ÉPIERIE Z.A.C. DE BELLEU 49000 ECOULANT TEL: 02.41.27.17.67 ELECTRICITE INDUSTRIELLE BATIMENT	
--	--

<b>NIVEAU RDJ PLAN PLOMBERIE</b>		CHARGÉ D'AFFAIRES: R. BARRETO
INDICE		DATE
A	06/10/2025	Première diffusion
B	20/10/2025	MODIFICATION SUITE VISA
C	20/11/2025	MODIFICATION SUITE VISA
VERIFIÉ PAR: T. GELINEAU		DATE: 29/10/2025
DESINÉ PAR: N. BENETREAU		DATE: 29/10/2025
EFFECTUÉ PAR: T. GELINEAU		DATE: 29/10/2025
ECHELLE: 1/50		CHAFFRE N° R2S-6473
LOT	N° PLAN	
II	302	